
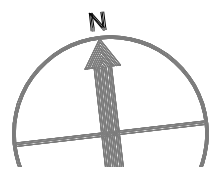


大学1号館サブメイン配管更新工事(Ⅱ期)
3階 (8月21日～11月25日)

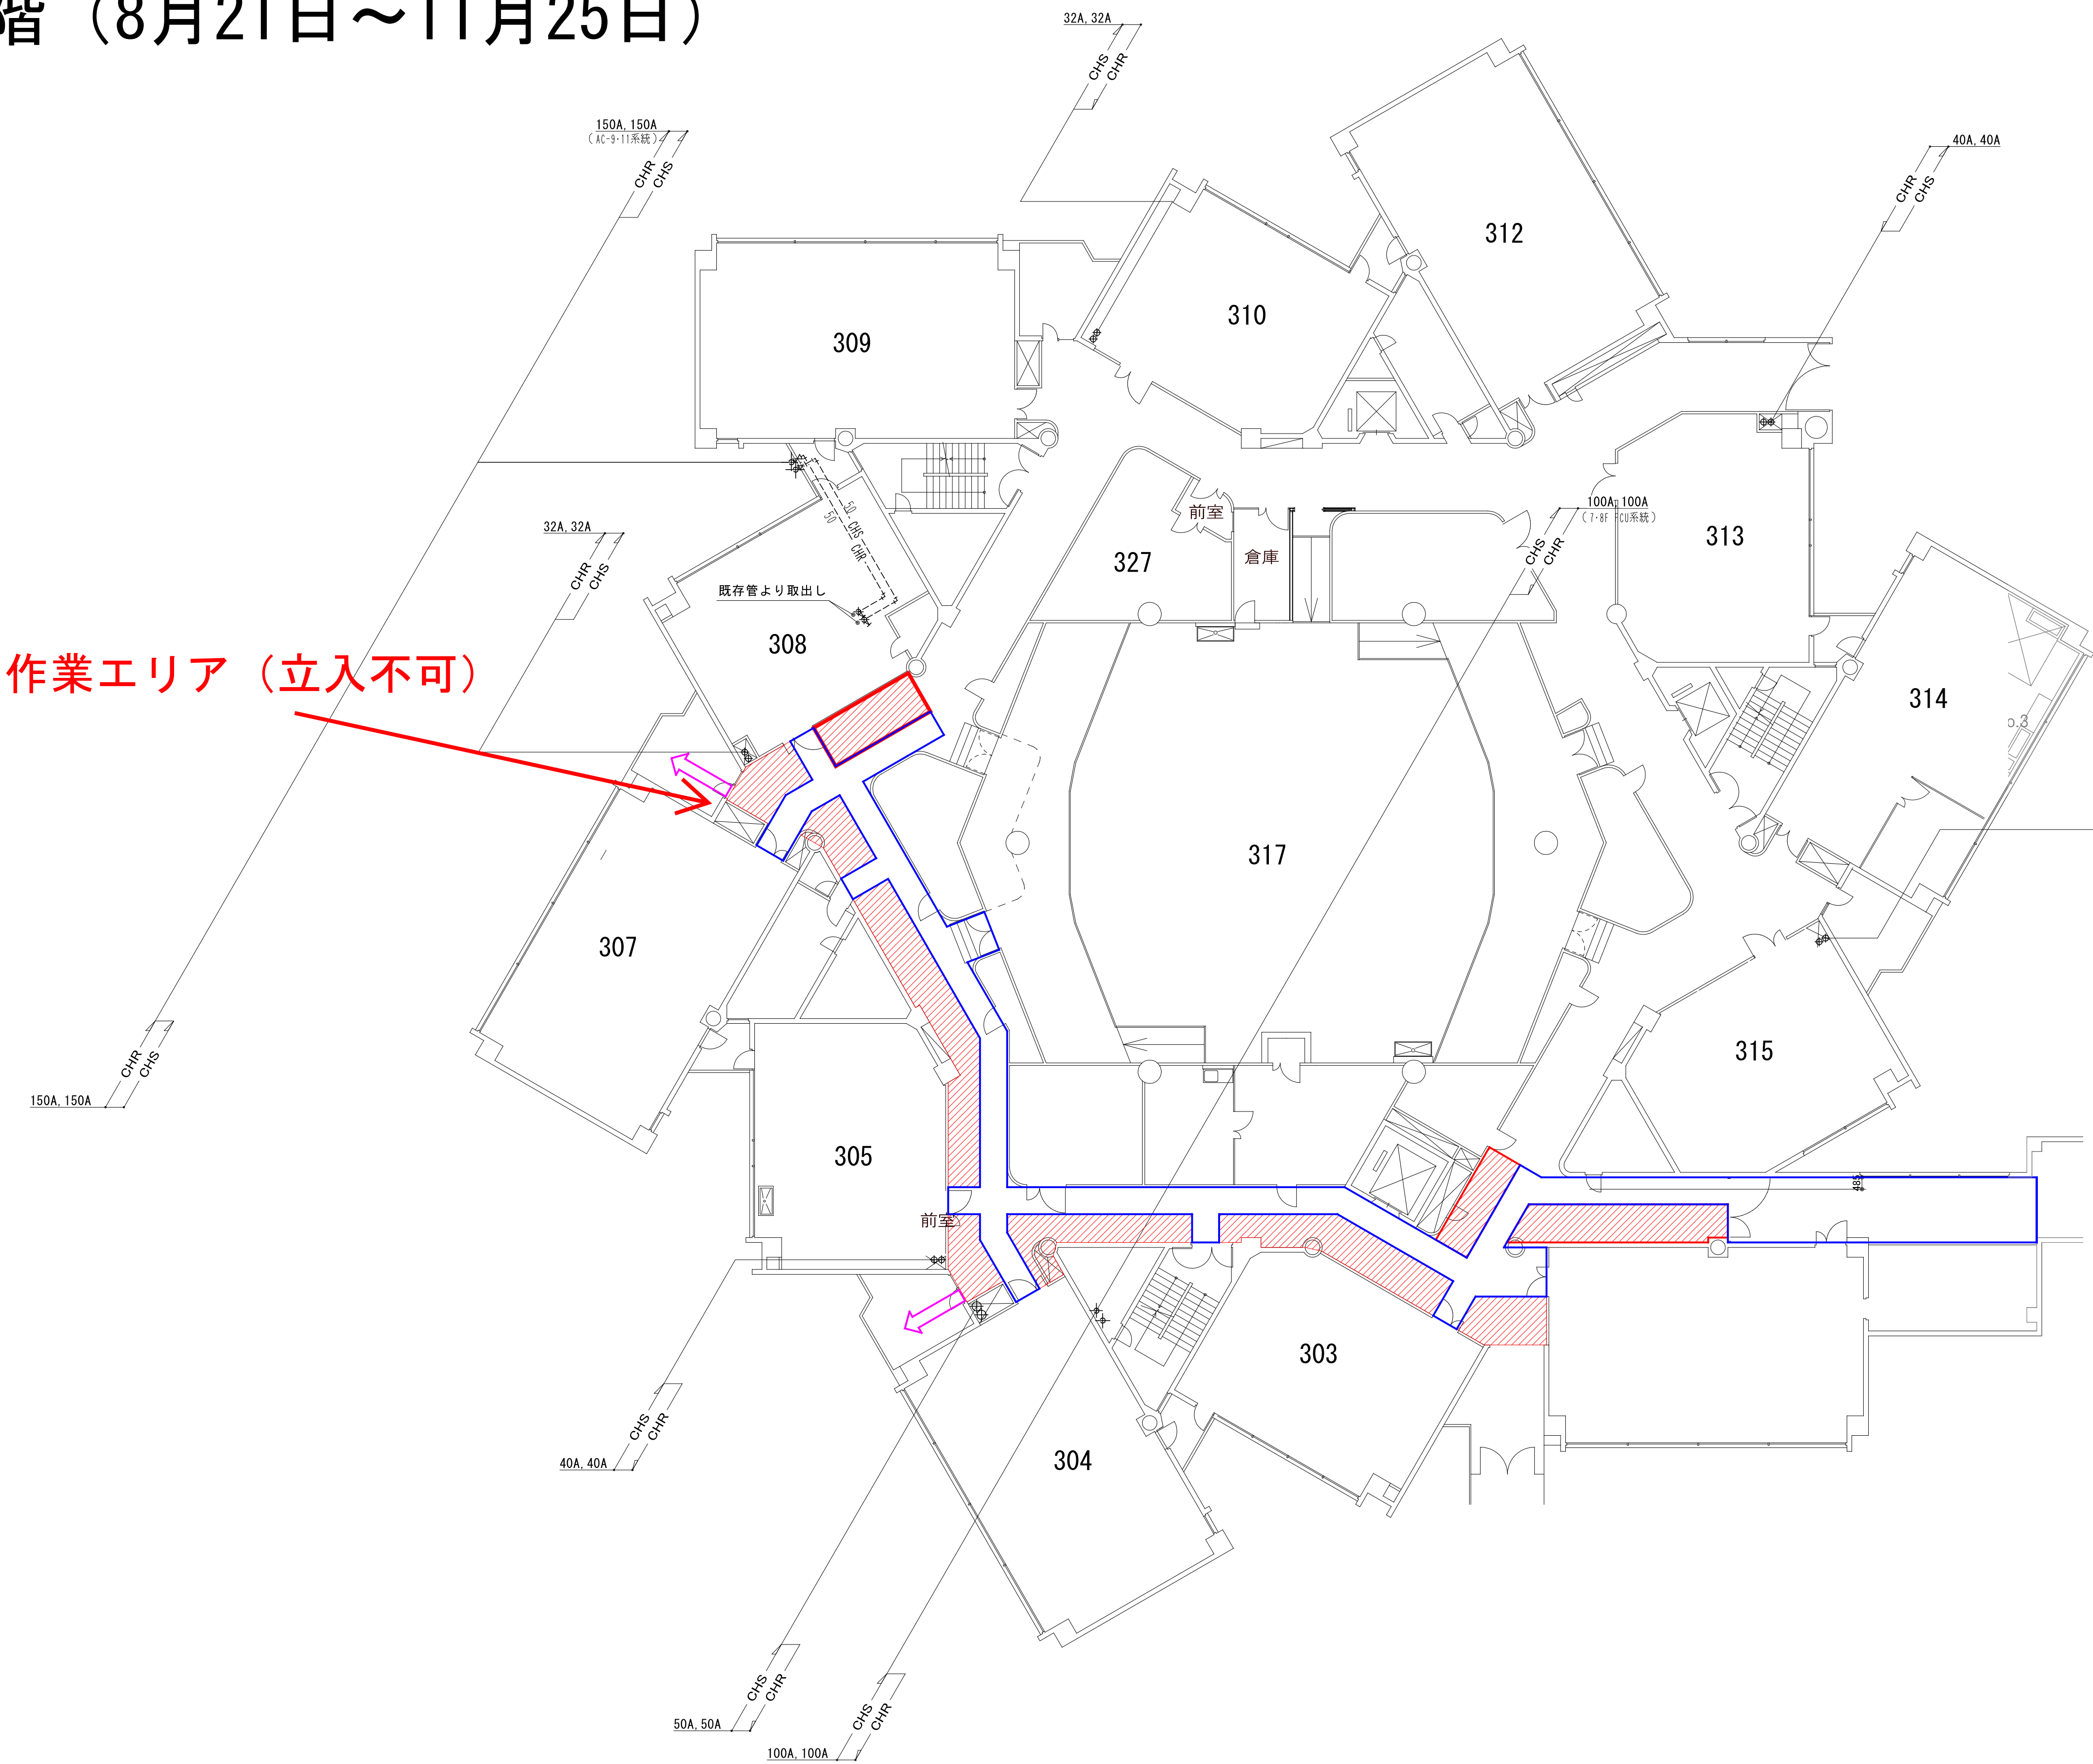

8月August 2025年 (令和7年)						
日	月	火	水	木	金	土
27	28	29	30	31	1	2
3	4	5	6	7	8	9
10	11 山の日	12	13	14	15	16
17	18	19	20	21	22	23
24	25	26	27	28	29	30
31	1	2	3	4	5	6

9月September 2025年 (令和7年)						
日	月	火	水	木	金	土
31	1	2	3	4	5	6
7	8	9	10	11	12	13
14	15 敬老の日	16	17	18	19	20
21	22	23 秋分の日	24	25	26	27
28	29	30	1	2	3	4
5	6	7	8	9	10	11

10月October 2025年 (令和7年)						
日	月	火	水	木	金	土
28	29	30	1	2	3	4
5	6	7	8	9	10	11
12	13 スポーツの日	14	15	16	17	18
19	20	21	22	23	24	25
26	27	28	29	30	31	1
2	3	4	5	6	7	8

11月November 2025年 (令和7年)						
日	月	火	水	木	金	土
26	27	28	29	30	31	1
2	3 立冬の日	4	5	6	7	8
9	10	11	12	13	14	15
16	17	18	19	20	21	22
23 文化の日	24 黒歴史の日	25	26	27	28	29
30	1	2	3	4	5	6

Ⅱ期更新配管


工事対象外配管

作業エリアを示す

安全通路を示す

排気場所

大学1号館サブメイン配管更新工事(Ⅱ期)
4階 (10月16日～2026年1月26日)

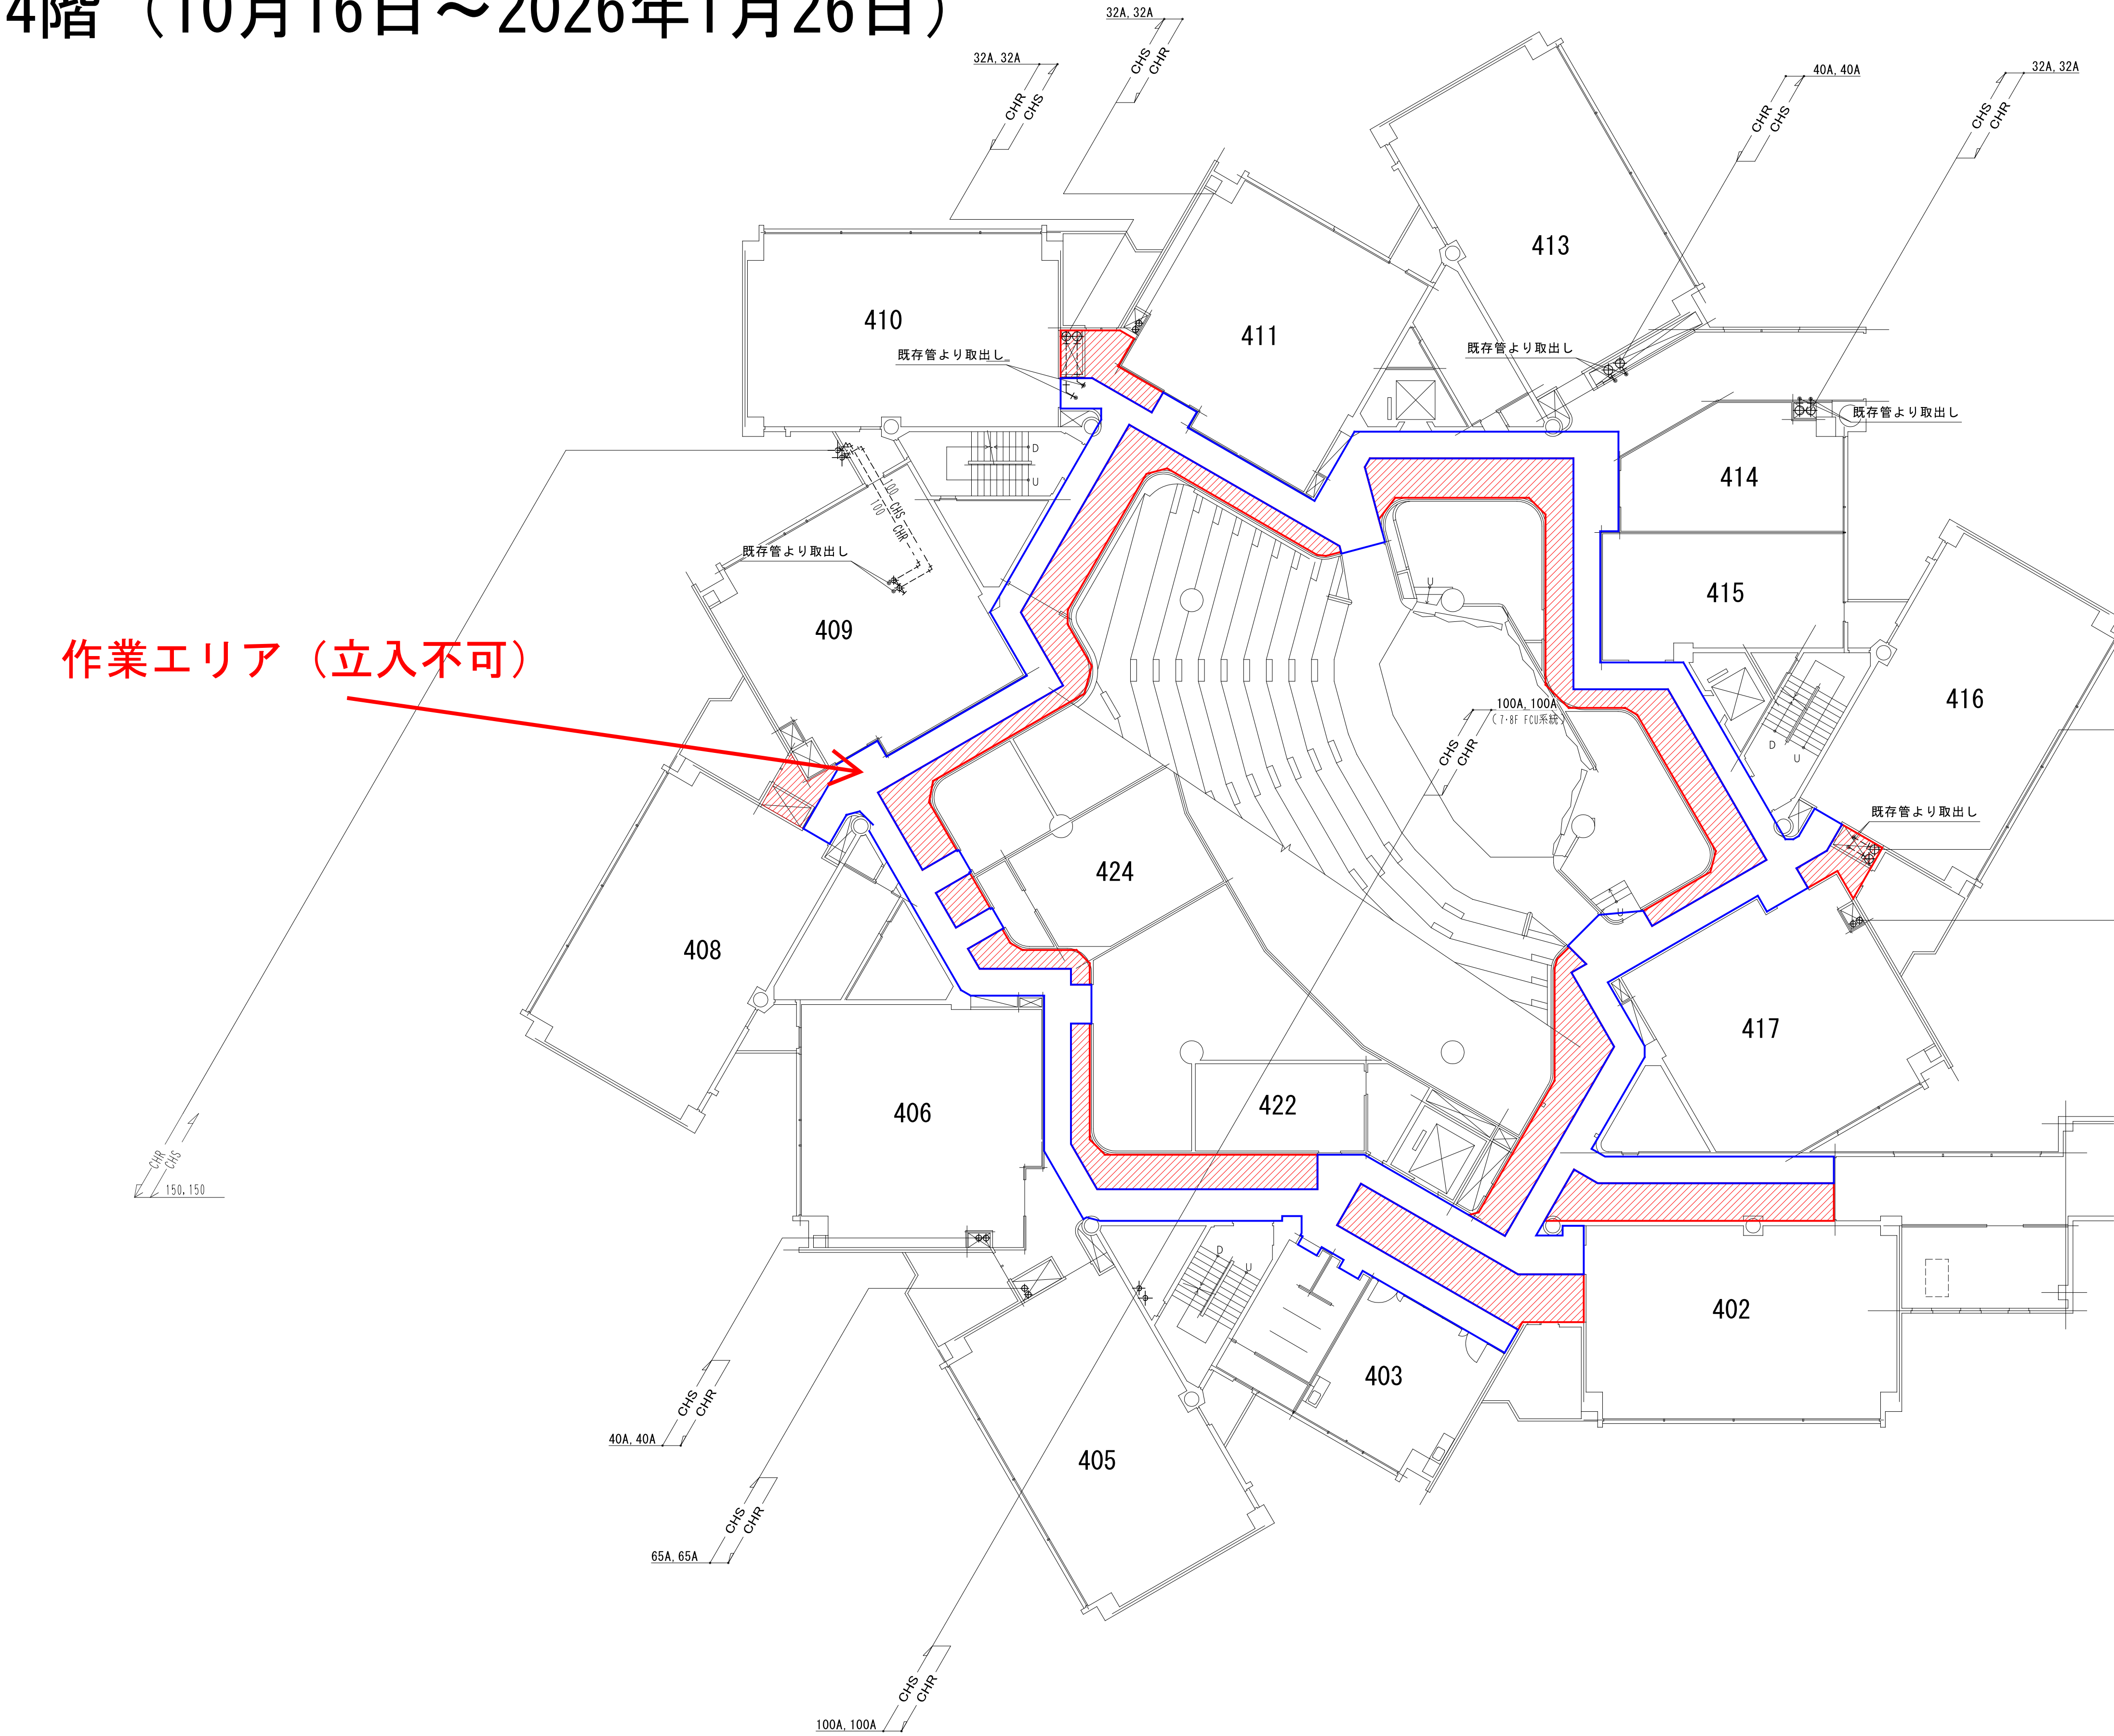

10月October 2025年(令和7年)

日	月	火	水	木	金	土
28	29	30	1	2	3	4
5	6	7	8	9	10	11
12	13 木曜日の日	14	15	16	17	18
19	20	21	22	23	24	25
26	27	28	29	30	31	1
2	3	4	5	6	7	8

11月November 2025年(令和7年)

日	月	火	水	木	金	土
26	27	28	29	30	31	1
2	3 木曜日の日	4	5	6	7	8
9	10	11	12	13	14	15
16	17	18	19	20	21	22
23	24 金曜日の日	25	26	27	28	29
30	1	2	3	4	5	6

12月December 2025年(令和7年)

日	月	火	水	木	金	土
30	1	2	3	4	5	6
7	8	9	10	11	12	13
14	15	16	17	18	19	20
21	22	23	24	25	26	27
28	29	30	31	1	2	3
4	5	6	7	8	9	10

1月January 2026年(令和8年)

日	月	火	水	木	金	土
28	29	30	31	1 金曜日の日	2	3
4	5	6	7	8	9	10
11	12 土曜日の日	13	14	15	16	17
18	19	20	21	22	23	24
25	26	27	28	29	30	31
1	2	3	4	5	6	7

- Ⅱ期更新配管
- 工事対象外配管
- 作業エリアを示す
- 安全通路を示す
- 排気場所

藤田学園 施設部 施設課	作成	名称	大学1号館各階サブメイン配管更新工事Ⅱ期工事	図面No. M-05
		空調配管設備 4階平面図(更新)	縮尺 A1: 1/150 A3: 1/300	

大学1号館サブメイン配管更新工事（Ⅱ期）

5階（7月30日～10月15日）

フジタホール500は5階入口は狭いが入場可能
上記期間中は4階がメイン入口に変更

作業エリア（立入不可）



7月 July 2025年 (令和7年)

日	月	火	水	木	金	土
29	30	1	2	3	4	5
6	7	8	9	10	11	12
13	14	15	16	17	18	19
20	21	22	23	24	25	26
27	28	29	30	31	1	2
3	4	5	6	7	8	9

8月 August 2025年 (令和7年)

日	月	火	水	木	金	土
27	28	29	30	31	1	2
3	4	5	6	7	8	9
10	11	12	13	14	15	16
17	18	19	20	21	22	23
24	25	26	27	28	29	30
31	1	2	3	4	5	6

9月 September 2025年 (令和7年)

日	月	火	水	木	金	土
31	1	2	3	4	5	6
7	8	9	10	11	12	13
14	15	16	17	18	19	20
21	22	23	24	25	26	27
28	29	30	1	2	3	4
5	6	7	8	9	10	11

10月 October 2025年 (令和7年)



日	月	火	水	木	金	土
28	29	30	1	2	3	4
5	6	7	8	9	10	11
12	13	14	15	16	17	18
19	20	21	22	23	24	25
26	27	28	29	30	31	1
2	3	4	5	6	7	8

- Ⅱ期更新配管
- Ⅱ期撤去配管
- 工事対象外配管
- 作業エリアを示す
- 安全通路を示す

大学1号館サブメイン配管更新工事(Ⅱ期)

8階 (9月17日～11月4日)
2026年4月移行に再度工事实施

作業エリア (立入不可)

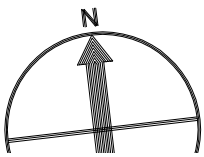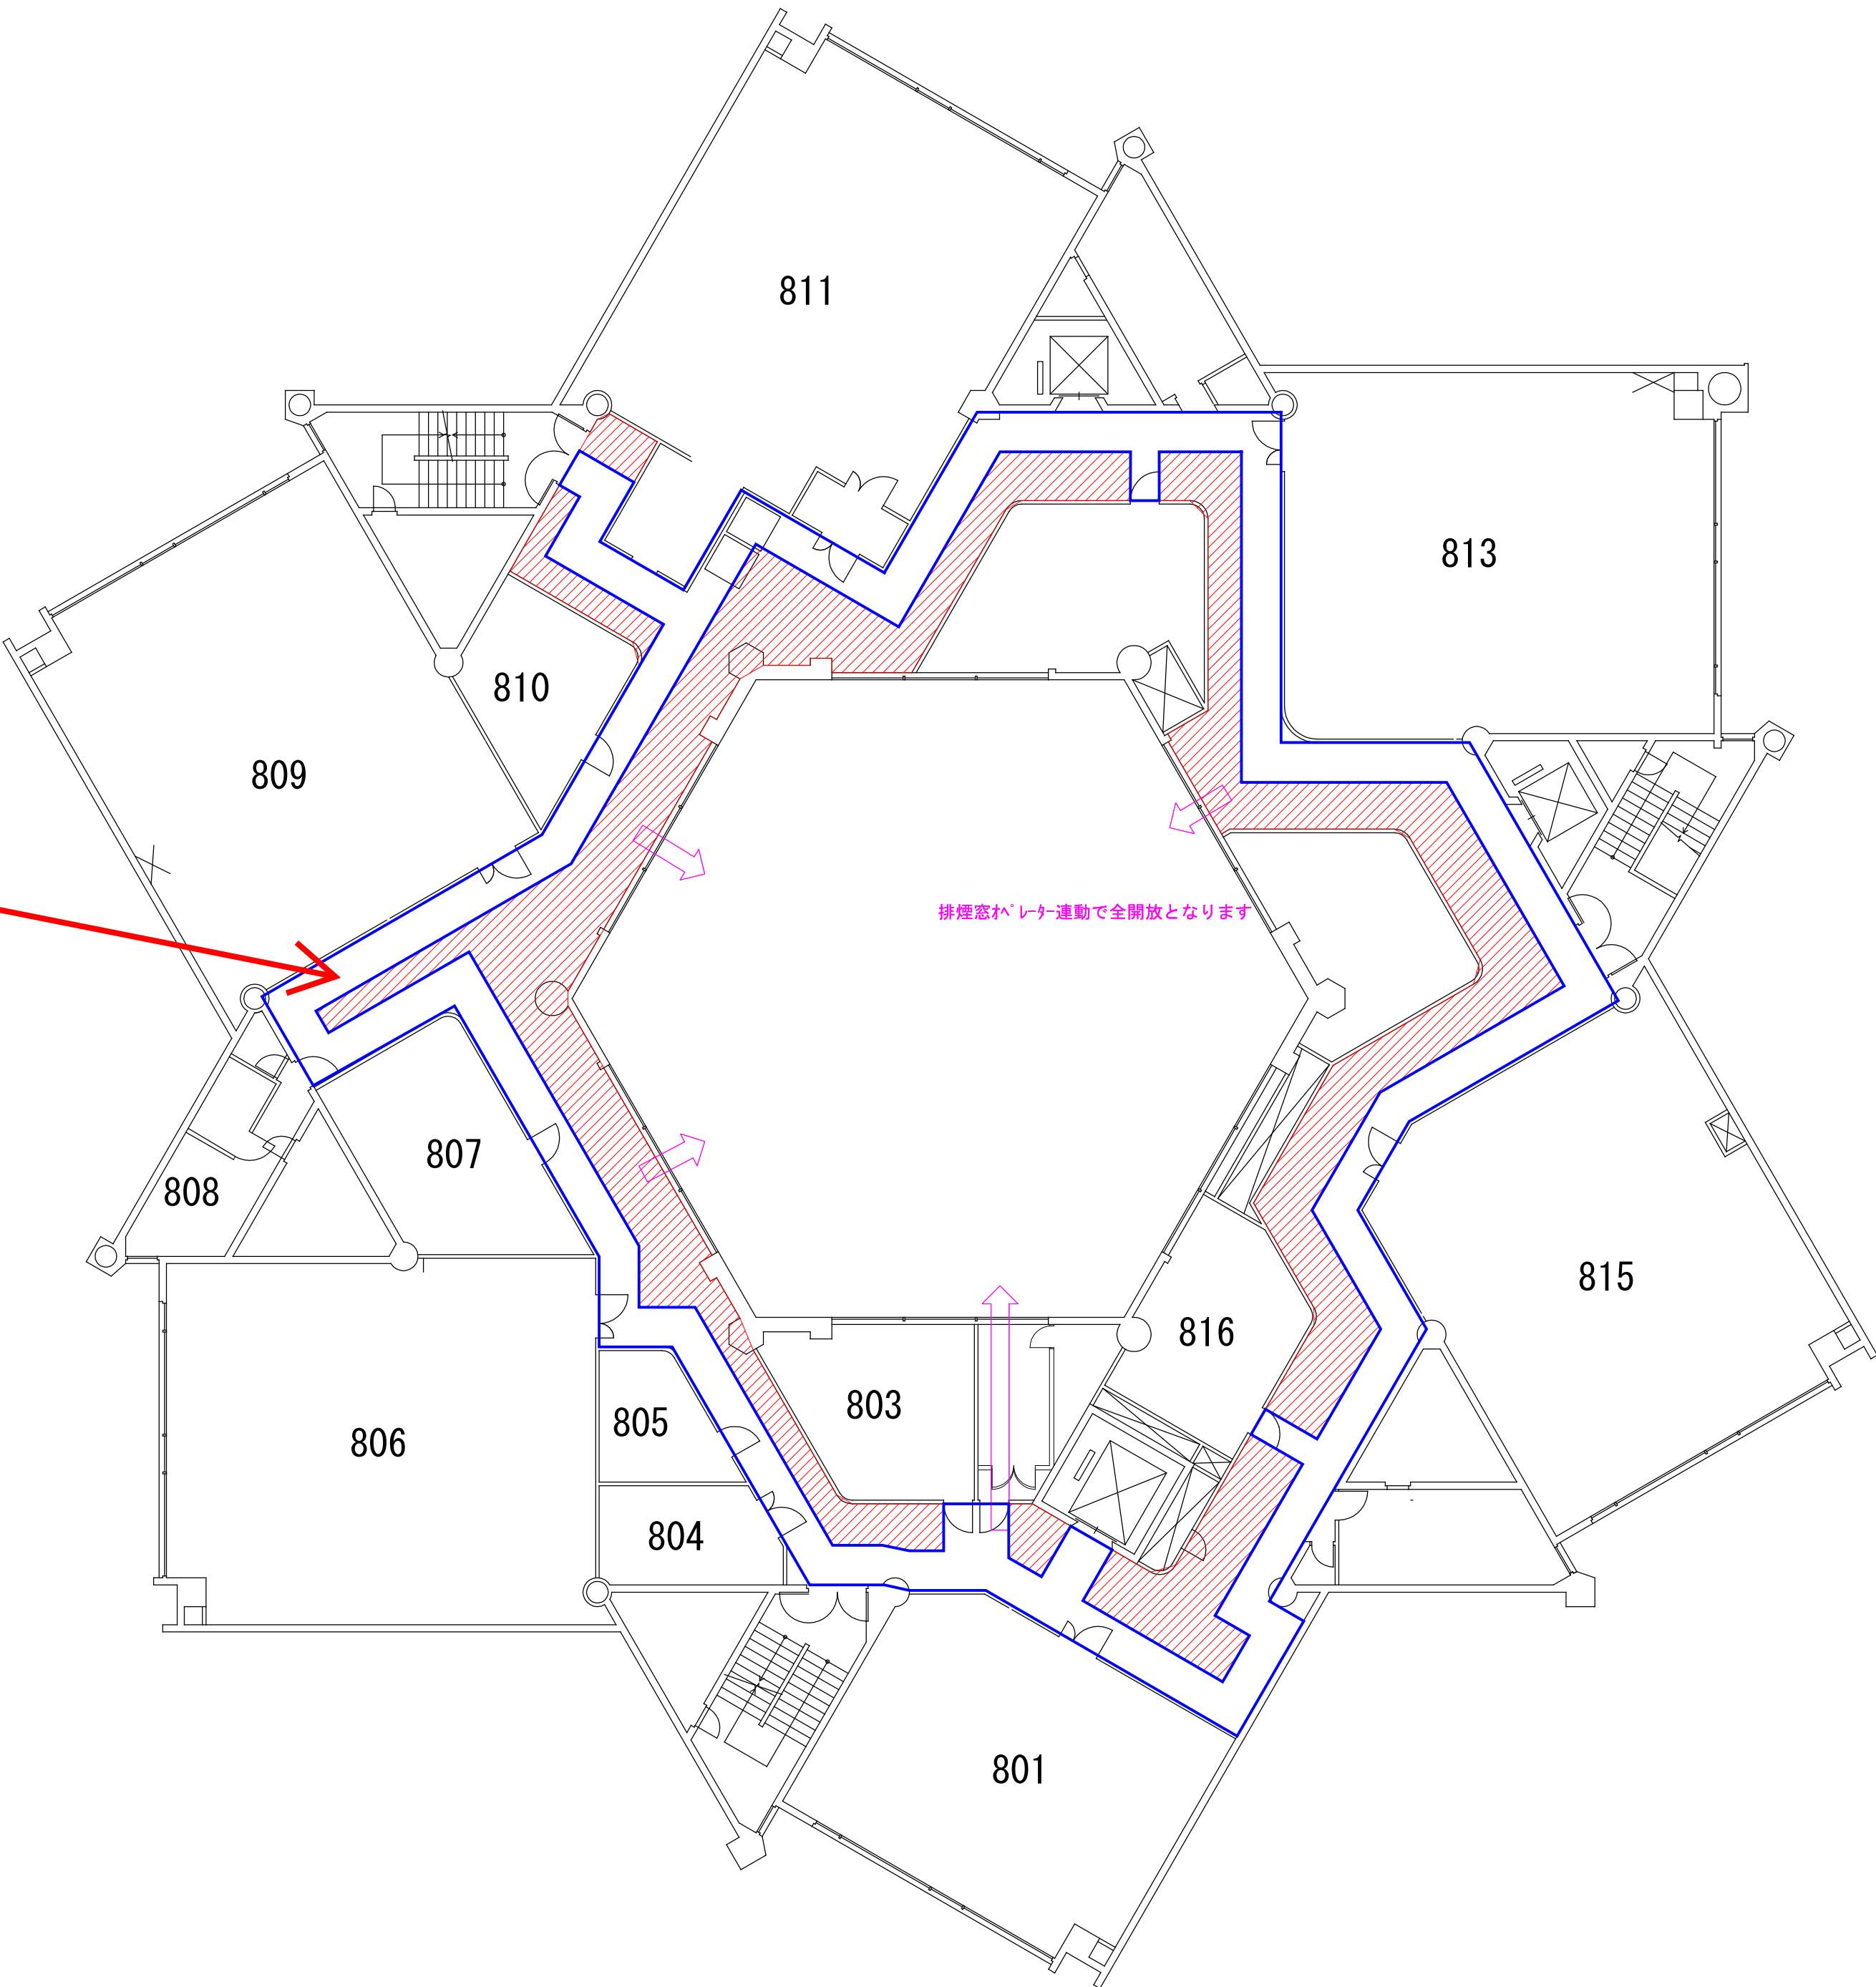

9月September 2025年(令和7年)						
日	月	火	水	木	金	土
31	1	2	3	4	5	6
7	8	9	10	11	12	13
14	15 祝祭日	16	17	18	19	20
21	22	23 祝祭日	24	25	26	27
28	29	30	1	2	3	4
5	6	7	8	9	10	11

10月October 2025年(令和7年)						
日	月	火	水	木	金	土
28	29	30	1	2	3	4
5	6	7	8	9	10	11
12	13 スポーツの日	14	15	16	17	18
19	20	21	22	23	24	25
26	27	28	29	30	31	1
2	3	4	5	6	7	8

11月November 2025年(令和7年)						
日	月	火	水	木	金	土
26	27	28	29	30	31	1
2	3 文化の日	4	5	6	7	8
9	10	11	12	13	14	15
16	17	18	19	20	21	22
23 勤労感謝の日	24 祝祭日	25	26	27	28	29
30	1	2	3	4	5	6

- Ⅱ期更新配管
- 工事対象外配管
- 作業エリアを示す
- 安全通路を示す
- 排気場所

藤田学園 施設部 施設課	作成	名称 大学1号館各階サブメイン配管更新工事Ⅱ期工事	縮尺 A1: 1/150 A3: 1/300	図面No. M-09
		空調配管設備 8階平面図(更新)		